


BLOQUE E


BLOQUE D

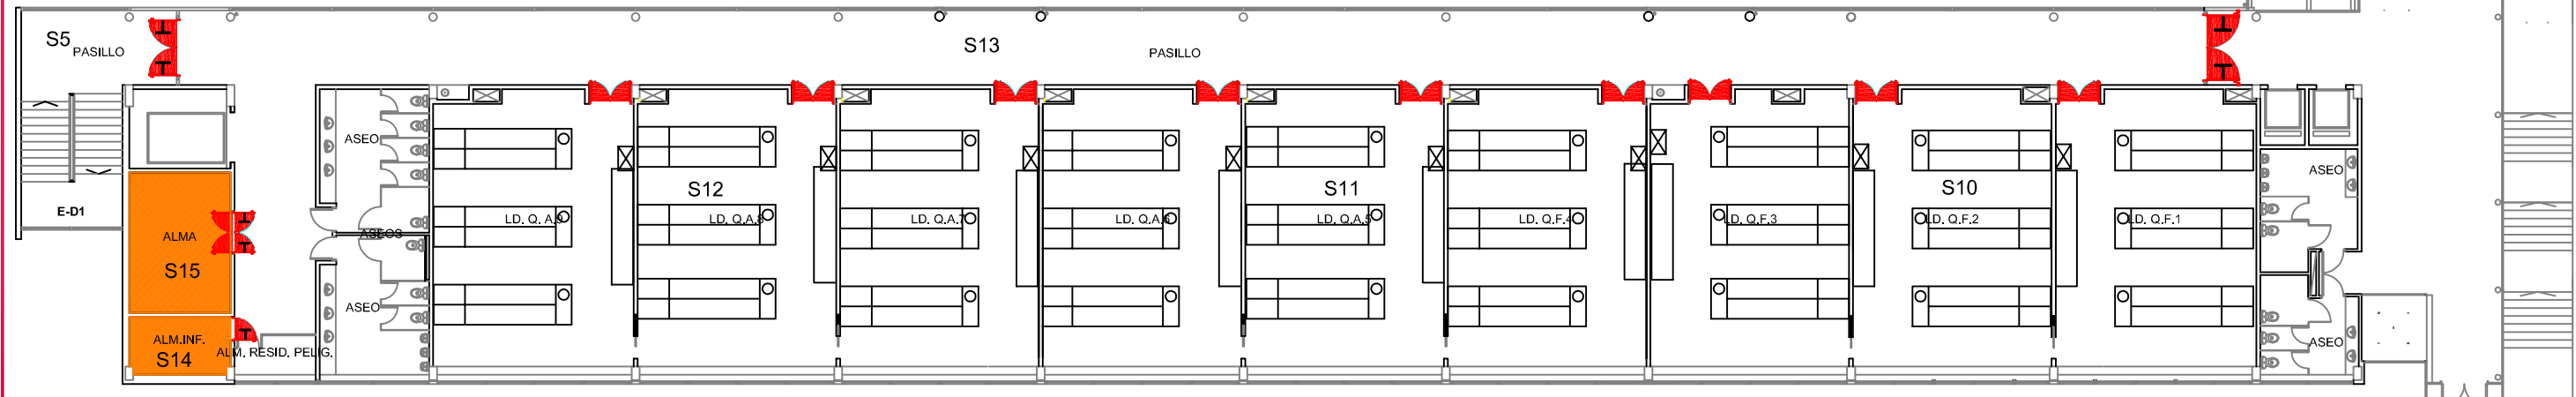


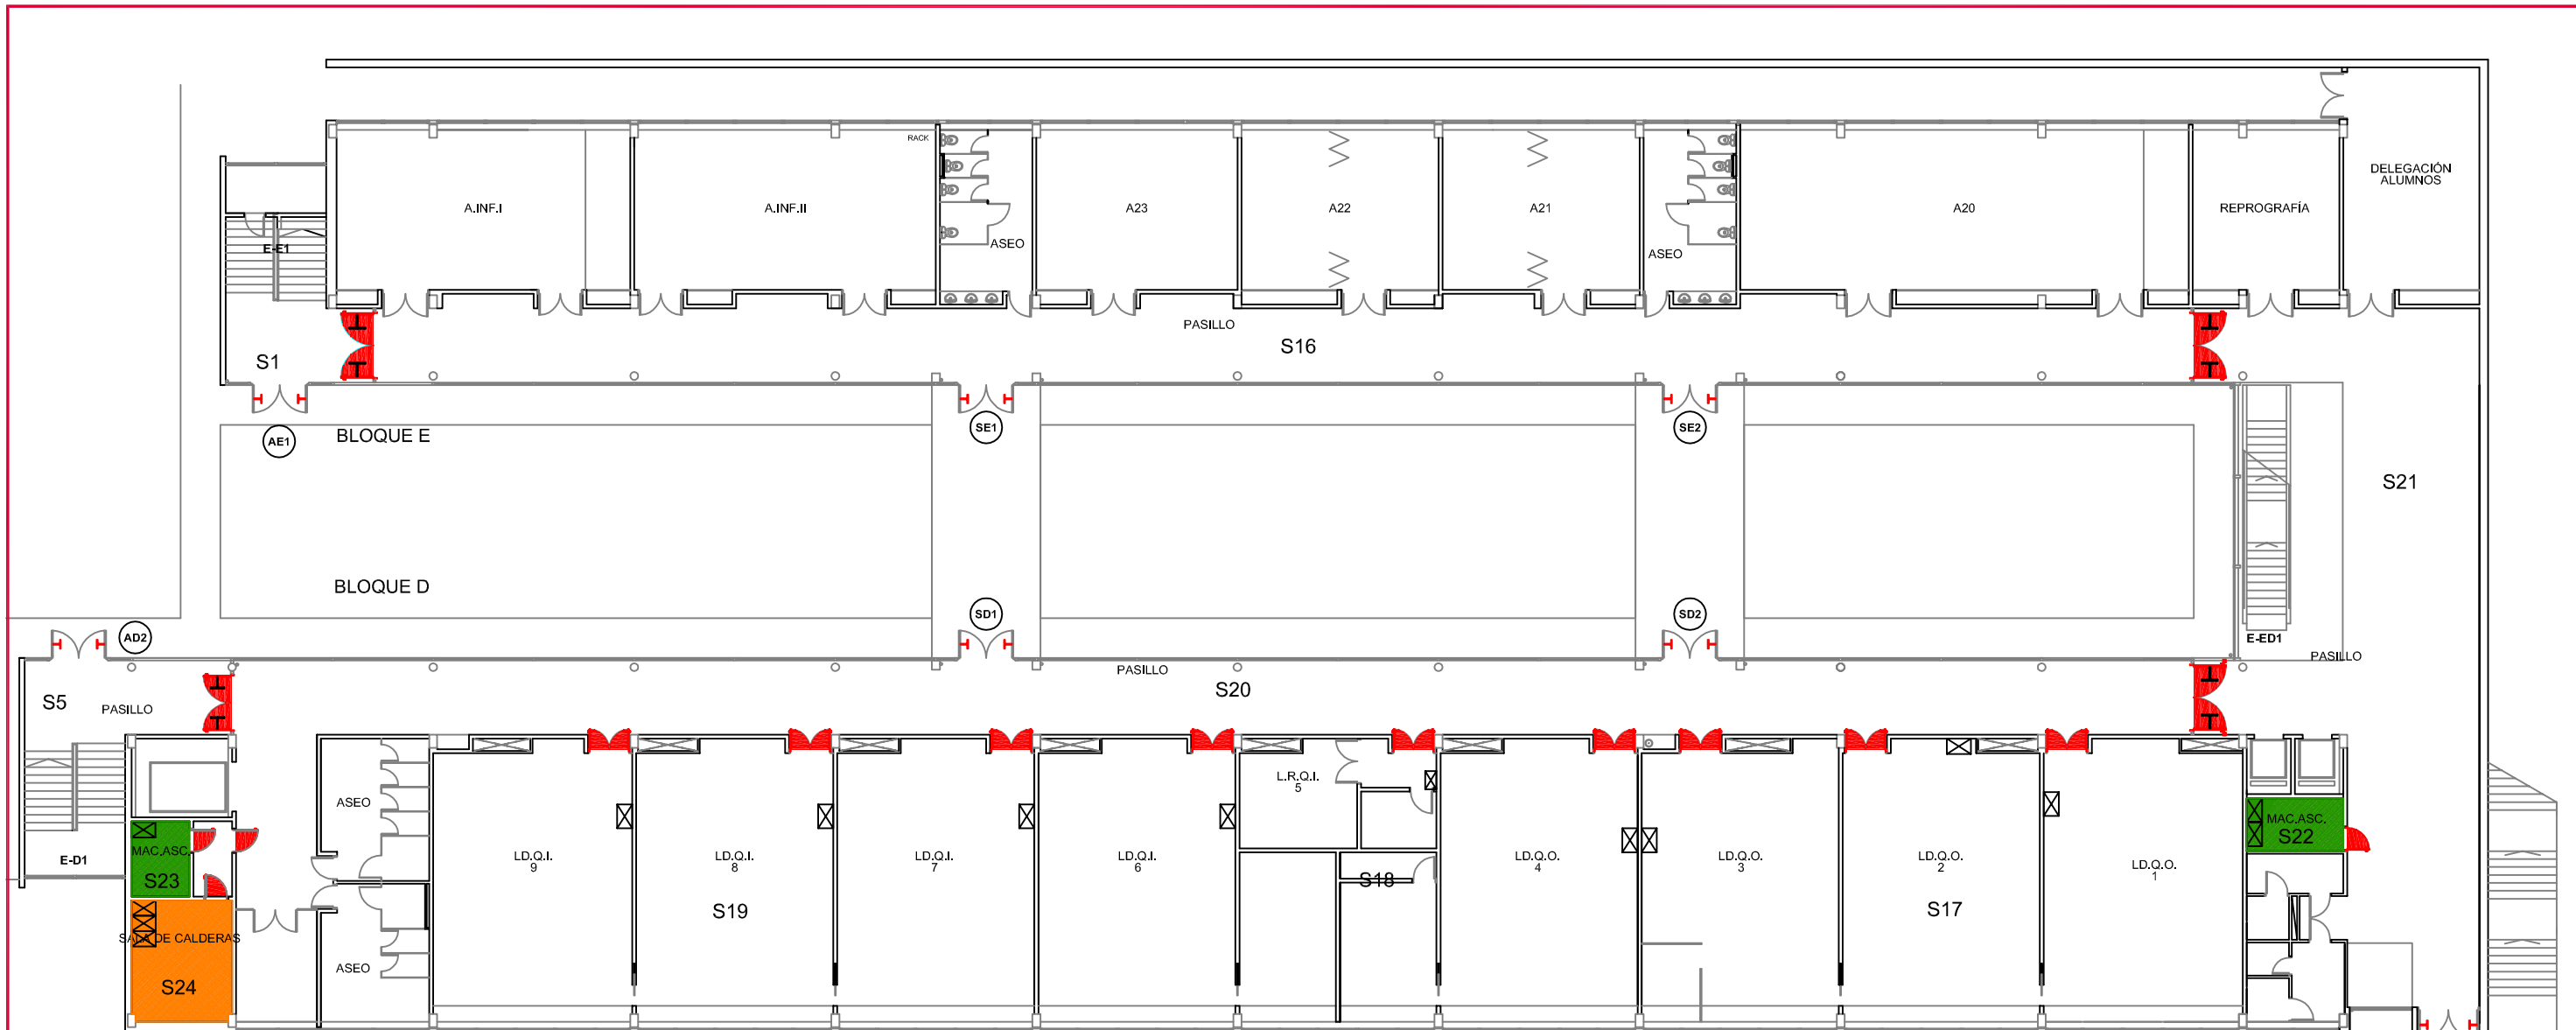
PLANTA PRIMERA BLOQUES D Y E

LEYENDA	
SIMBOLOGÍA	DENOMINACIÓN
(A)	ACCESOS
E	NOMENCLATURA ESCALERAS
⊗	CUADRO ELÉCTRICO
	PUERTA RF CON ANTIPÁTICO
	PUERTA RF
	PUERTA CON ANTIPÁTICO
	RETENEDORES EN PUERTA


LEYENDA	
	Riesgo medio

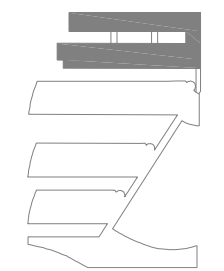

Edificios de Ciencias Experimentales: Facultades de Biología, Química y C.C. del Mar BLOQUES D Y E		 UNIVERSIDADE DE VIGO	
Documento: PLAN DE AUTOPROTECCIÓN		CAPITULO 3 INSTALACIONES DE RIESGO	
Escala: 1/250	Revisión: 0	Nº de plano: 4	Fecha: NOV.-2010 Delineación: Natalia Montero Arribas
		Planta: PRIMERA	Autor: 




PLANTA BAJA BLOQUES D Y E

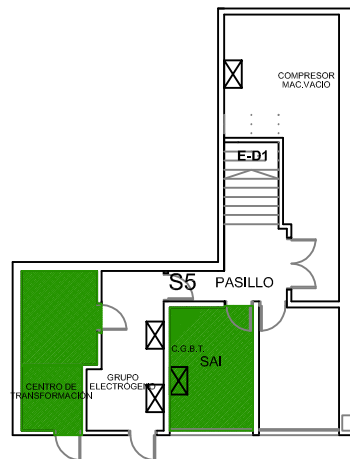

PLANTA SÓTANO BLOQUE D

LEYENDA	
SIMBOLOGÍA	DENOMINACIÓN
(A)	ACCESOS
(S)	SALIDAS
E	NOMENCLATURA ESCALERAS
⊠	CUADRO ELÉCTRICO
⌞	PUERTA RF CON ANTIPÁTICO
⌞	PUERTA RF
⌞	PUERTA CON ANTIPÁTICO
⌞	RETENEDORES EN PUERTA

LEYENDA	
■	Riesgo medio
■	Riesgo bajo

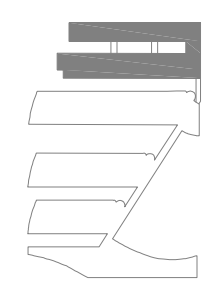

Edificios de Ciencias Experimentales: Facultades de Biología, Química y C.C. del Mar BLOQUES D Y E		 UNIVERSIDADE DE VIGO	
Documento: PLAN DE AUTOPROTECCIÓN		CAPITULO 3 INSTALACIONES DE RIESGO	
Escala: 1/250		Autor: 	
Revisión: 0		Autor: 	
Nº de plano: 5		Autor: 	
Fecha: NOV.-2010		Autor: 	
Delineación: Natalia Montero Arribas		Autor: 	