


PLANTA TERCERA BLOQUES D Y E
22'16,43m²

LEYENDA	
SIMBOLOGIA	DENOMINACIÓN
E	NOMENCLATURA ESCALERAS
☒	CUADRO ELÉCTRICO
H	PUERTA RF CON ANTIPIÁTICO
▭	PUERTARF

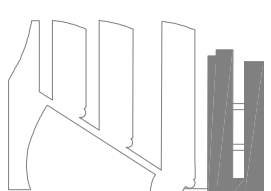

Edificios de Ciencias Experimentales:
Facilidades de Biología, Química y C.C. del Mar
BLOQUES D Y E

UNIVERSIDADE DE VIGO

Documento:
PLAN DE AUTOPROTECCIÓN

Planta:
TERCERA

Capítulo 2
PLANOS DESCRIPTIVOS

Escala: 1/250

Revisión: 0

Nº de plano: 11

Fecha: NOV.-2010

Dedificación: Natalia Montero Arbas

Autor:






PLANTA SEGUNDA BLOQUES D Y E
2218,43m²

LEYENDA

SIMBOLOGIA	DENOMINACIÓN
(A)	ACCESOS
E	NOMENCLATURA ESCALERAS
⊠	CUADRO ELECTRICO
⌋	PUERTA RF CON ANTIPATICO
⌋	PUERTA RF
⌋	PUERTA CON ANTIPATICO
⌋	RETENEDORES EN PUERTA

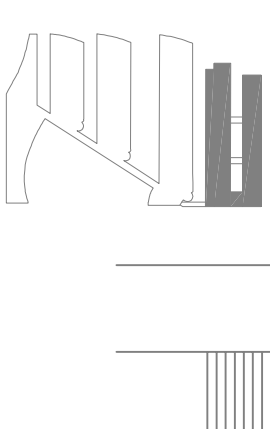

Edificios de Ciencias Experimentales:
Facilidades de Biología, Química y C.C. del Mar
BLOQUES D Y E

UNIVERSIDADE DE VIGO

Documento:
PLAN DE AUTOPROTECCIÓN

Planta:
SEGUNDA

Capítulo 2
PLANOS DESCRIPTIVOS

Escala: 1/250

Revisión: 0

Nº de plano: 12



Fecha: NOV.-2010

Dedificación: Natalia Montero Arbas



LEYENDA	
SIMBOLOGÍA	DENOMINACIÓN
(A)	ACCESOS
E	NOMENCLATURA ESCALERAS
⊗	CUADRO ELÉCTRICO
	PUERTA RF CON ANTIPÁTICO
	PUERTA RF
	PUERTA CON ANTIPÁTICO
	RETENEDORES EN PUERTA

PLANTA PRIMERA BLOQUES D Y E
2181,13m²

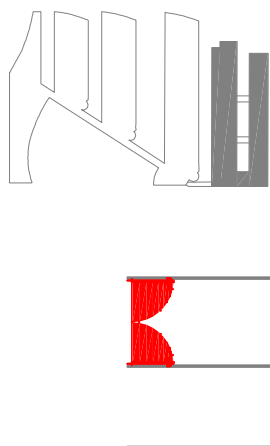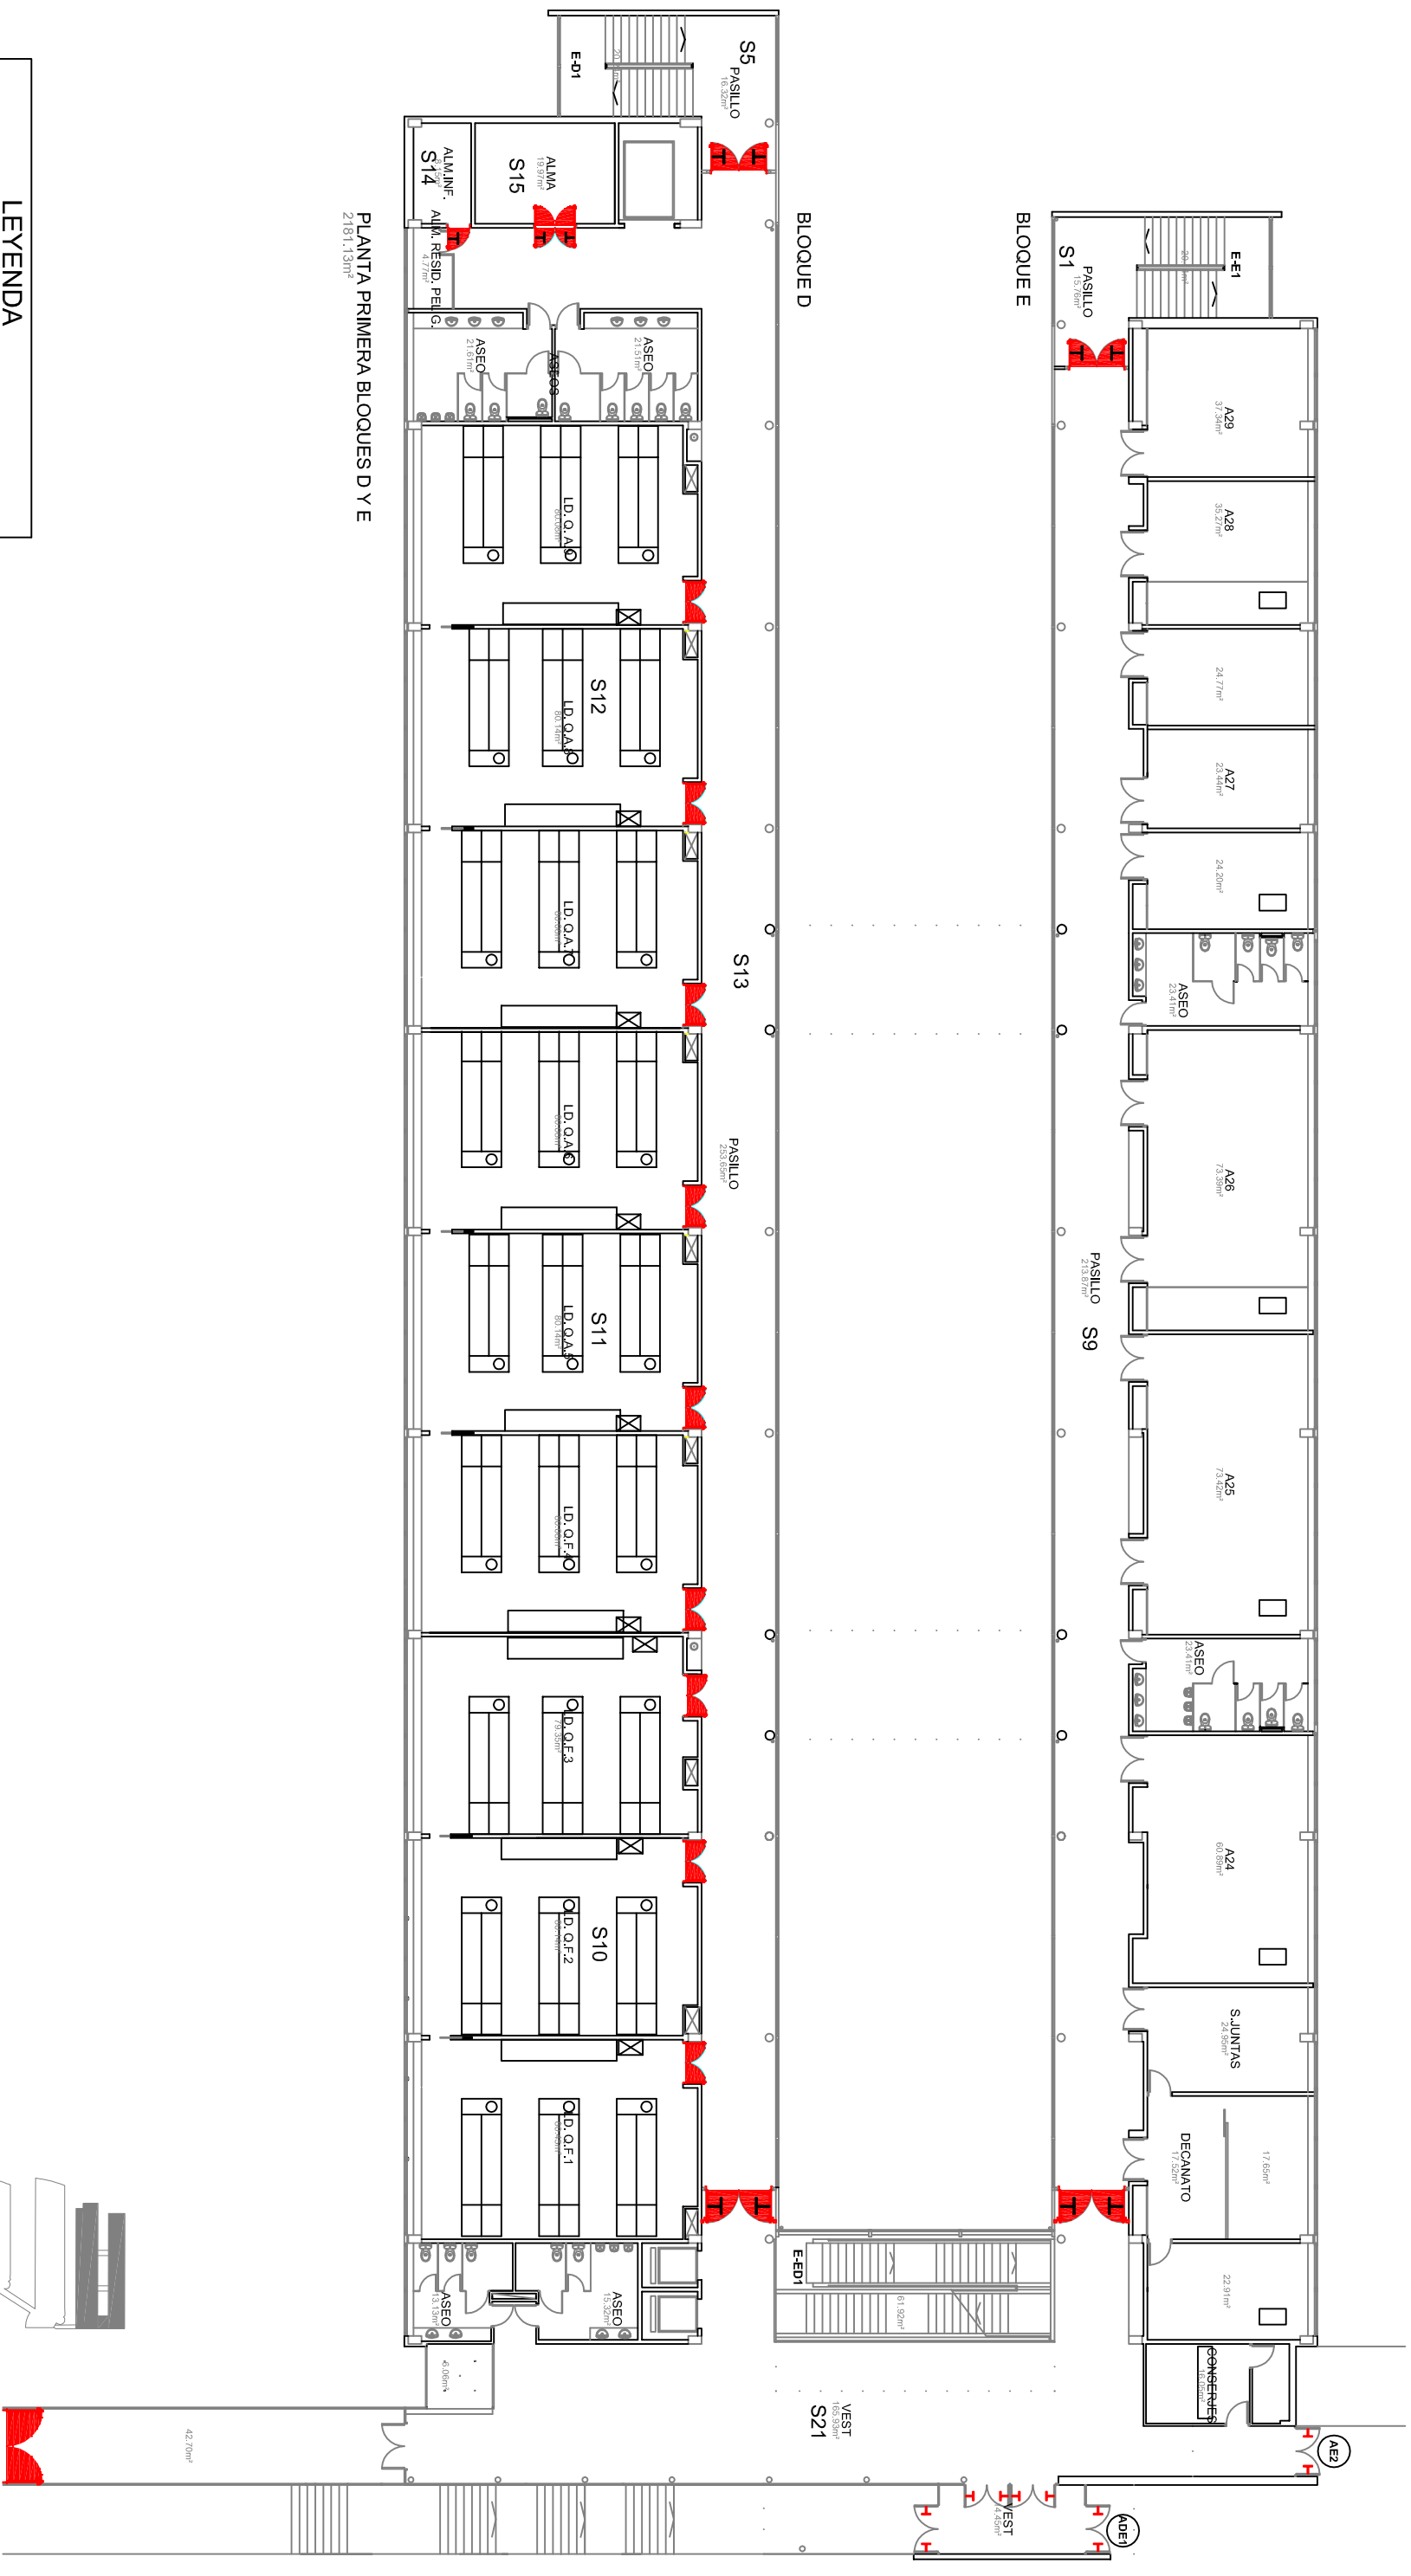

Edificios de Ciencias Experimentales: Facilidades de Biología, Química y C.C. del Mar BLOQUES D Y E		 UNIVERSIDADE DE VIGO	
Documento: PLAN DE AUTOPROTECCIÓN			
Escala: 1/250		Fecha: NOV.-2010	
Revisión: 0		Delineador: Natalia Montero Arribas	
Nº de plano: 13		Autor: MIGUEL ANGELO GONZALEZ	
PLANOS DESCRIPTIVOS		 MIBER 1 MIGUEL ANGELO GONZALEZ	

