

LEYENDA	
SIMBOLOGÍA	DENOMINACIÓN
E	NOMENCLATURA ESCALERAS
⊠	CUADRO ELÉCTRICO
	PUERTA RF
	PUERTA RF CON ANTIPÁNICO
	RETENEDORES EN PUERTA


Edificios de Ciencias Experimentales: Facultades de Biología, Química y C.C. del Mar BLOQUE C		UNIVERSIDADE DE VIGO	
Documento: PLAN DE AUTOPROTECCIÓN		Planta: TERCERA Y CUB. Autor: 	
Capítulo: CAPITULO 2 PLANOS DESCRIPTIVOS	Escala: 1/300	Nº de plano: 7	Fecha: NOV.-2010 Delineación: Natalia Montero Arribas



BLOQUE C PLANTA SEGUNDA
2398.62m²

LEYENDA	
SIMBOLOGÍA	DENOMINACIÓN
E	NOMENCLATURA ESCALERAS
⊗	CUADRO ELÉCTRICO
	PUERTA RF
	PUERTA RF CON ANTIPÁTICO
	RETENEDORES EN PUERTA


Edificios de Ciencias Experimentales: Facultades de Biología, Química y C.C. del Mar BLOQUE C		UNIVERSIDADE DE VIGO	
Documento: PLAN DE AUTOPROTECCIÓN		Planta: SEGUNDA	
Escala: 1/300		Autor: 	
Revisión: 0	Nº de plano: 8	Fecha: NOV.-2010	Delineación: Natalia Montero Arribas

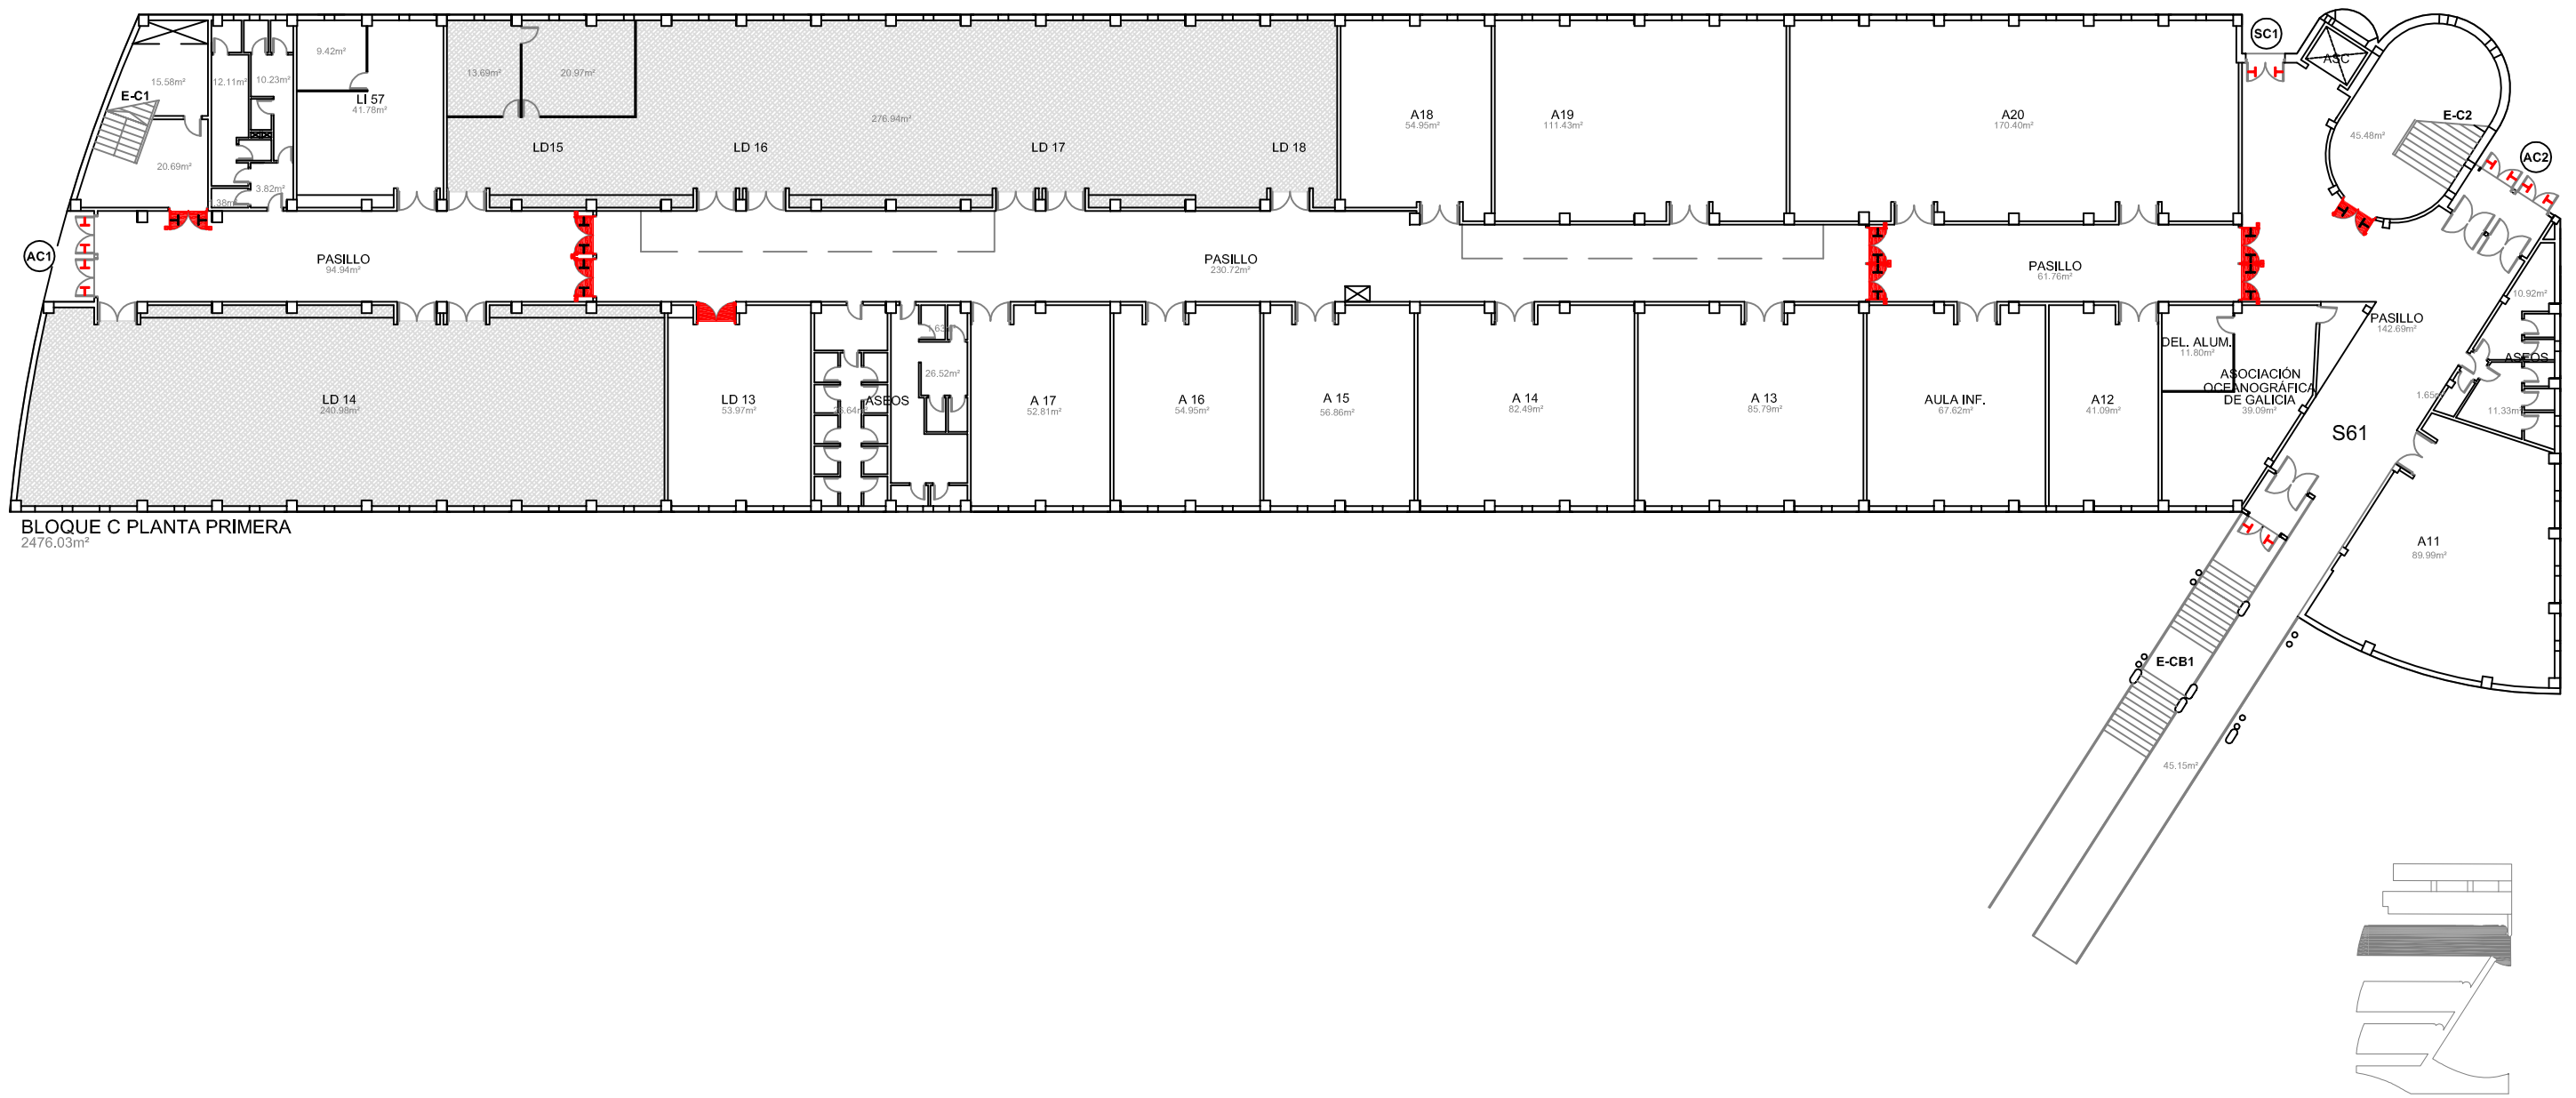

BLOQUE C PLANTA PRIMERA
2476.03m²

LEYENDA	
SIMBOLOGÍA	DENOMINACIÓN
	EN OBRAS
	ACCESOS
	SALIDAS
	NOMENCLATURA ESCALERAS
	CUADRO ELÉCTRICO
	PUERTA RF
	PUERTA RF CON ANTIPÁTICO
	RETENEDORES EN PUERTA
	PUERTA CON ANTIPÁTICO

Edificios de Ciencias Experimentales: Facultades de Biología, Química y C.C. del Mar BLOQUE C		 UNIVERSIDADE DE VIGO	
Documento: PLAN DE AUTOPROTECCIÓN		Planta: PRIMERA	
Escala: 1/300		Autor: 	
Revisión: 0		CAPÍTULO 2 PLANOS DESCRIPTIVOS	
Nº de plano: 9		Fecha: NOV.-2010	
Delineación: Natalia Montero Arribas			

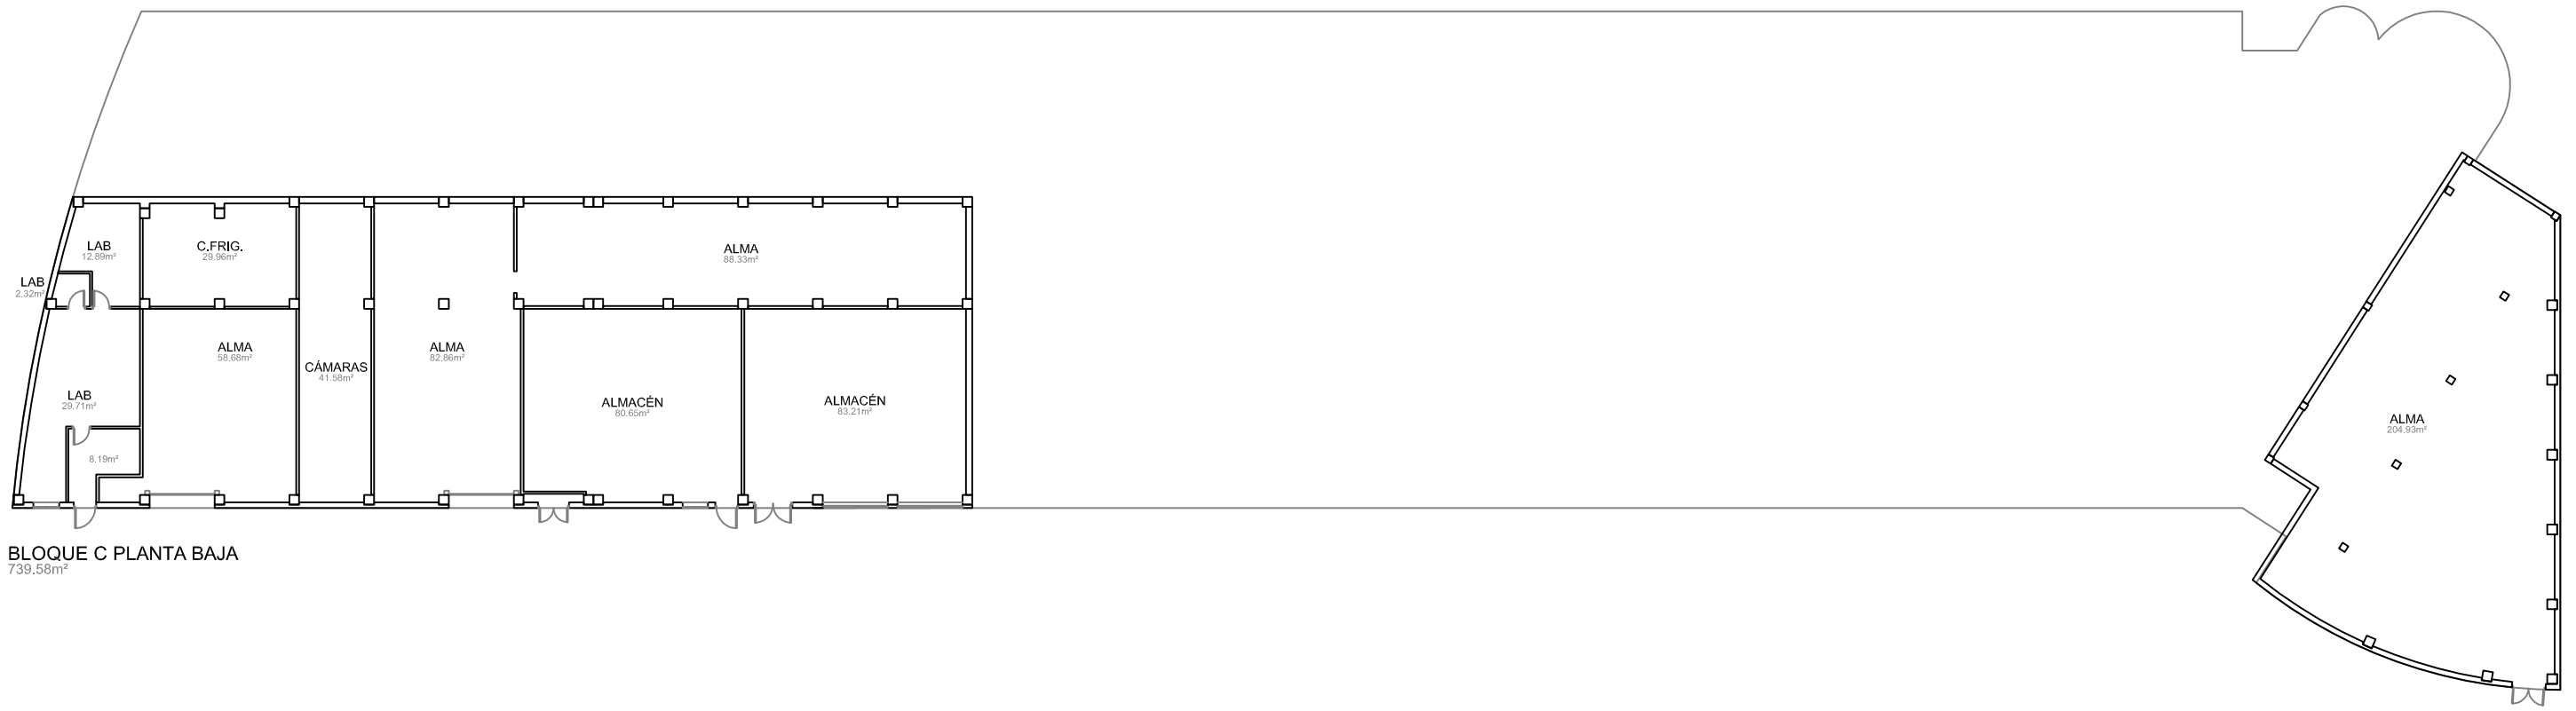

BLOQUE C PLANTA BAJA
739.58m²

Edificios de Ciencias Experimentales: Facultades de Biología, Química y C.C. del Mar BLOQUE C		 UNIVERSIDADE DE VIGO	
Documento: PLAN DE AUTOPROTECCIÓN		Planta: BAJA	
Escala: 1/300		Autor: 	
Revisión: 0	Nº de plano: 10	Fecha: NOV.-2010	Delineación: Natalia Montero Arribas