




BLOQUE B
PLANTA SEGUNDA

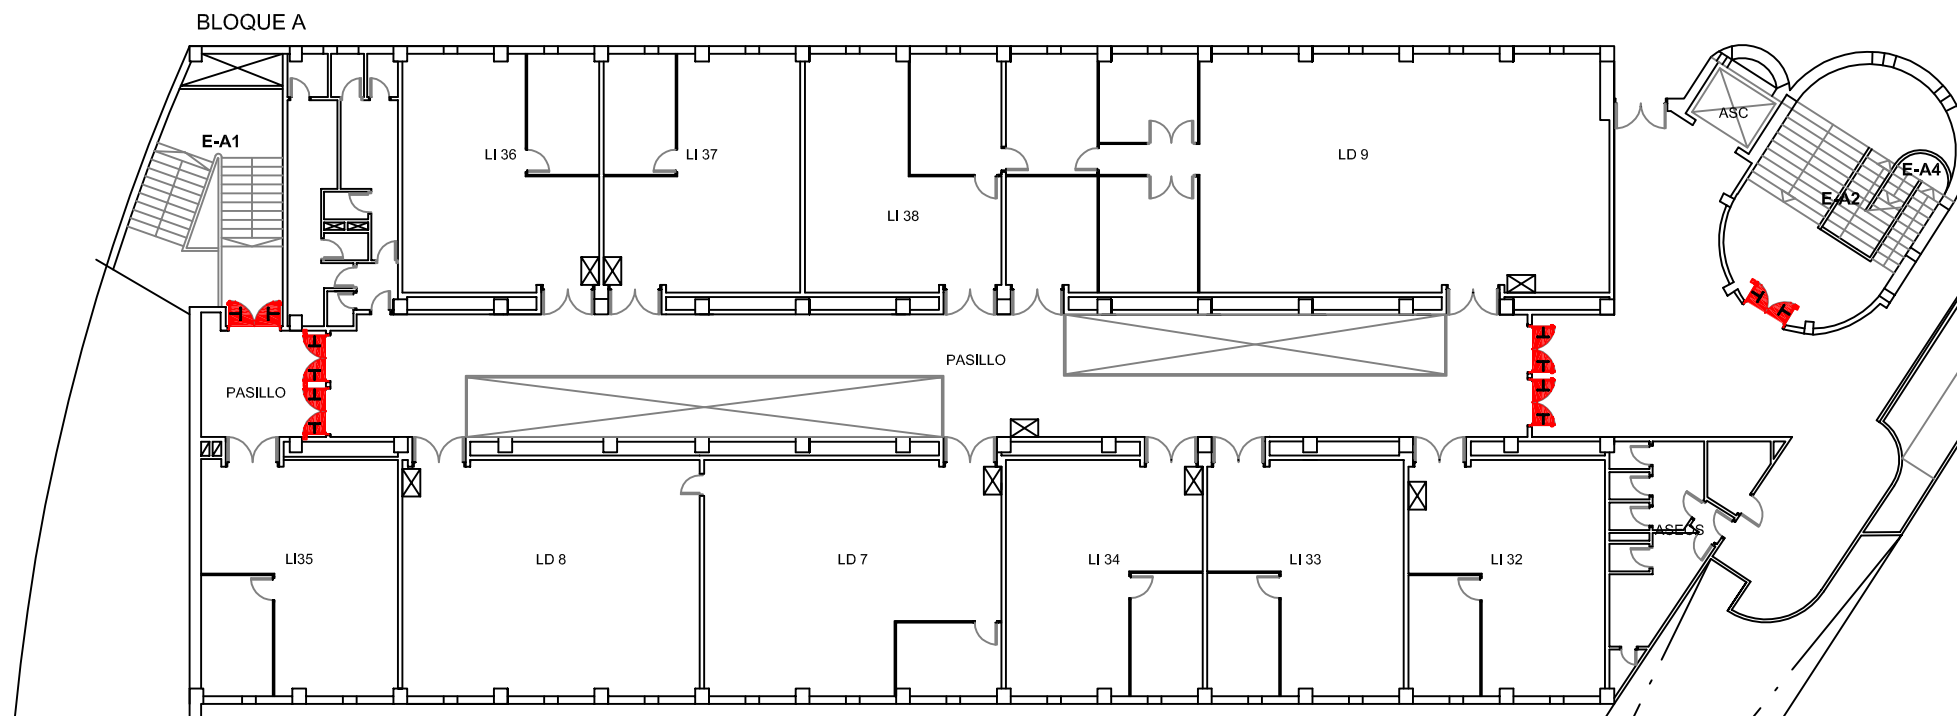

PLANTA TERCERA

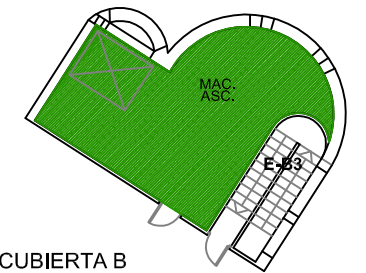

CUBIERTA B

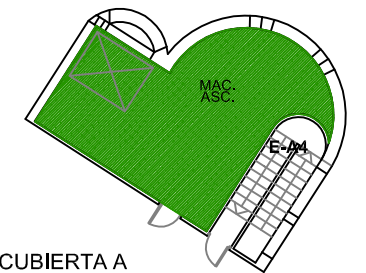


CUBIERTA A


LEYENDA	
SIMBOLOGÍA	DENOMINACIÓN
E	NOMENCLATURA ESCALERAS
⊠	CUADRO ELÉCTRICO
	PUERTA RF CON ANTIPÁTICO
	RETENEDORES EN PUERTA

LEYENDA	
	Riesgo bajo


Edificios de Ciencias Experimentales: Facultades de Biología, Química y C.C. del Mar BLOQUES A Y B		UNIVERSIDADE DE VIGO	
Documento: PLAN DE AUTOPROTECCIÓN		CAPITULO 3 INSTALACIONES DE RIESGO	
Escala: 1/250	Revisión: 0	Nº de plano: 1	Fecha: NOV.-2010 Delineación: Natalia Montero Arribas
		Planta: TERCERA Y CUB. A SEGUNDA Y CUB. B Autor: 	

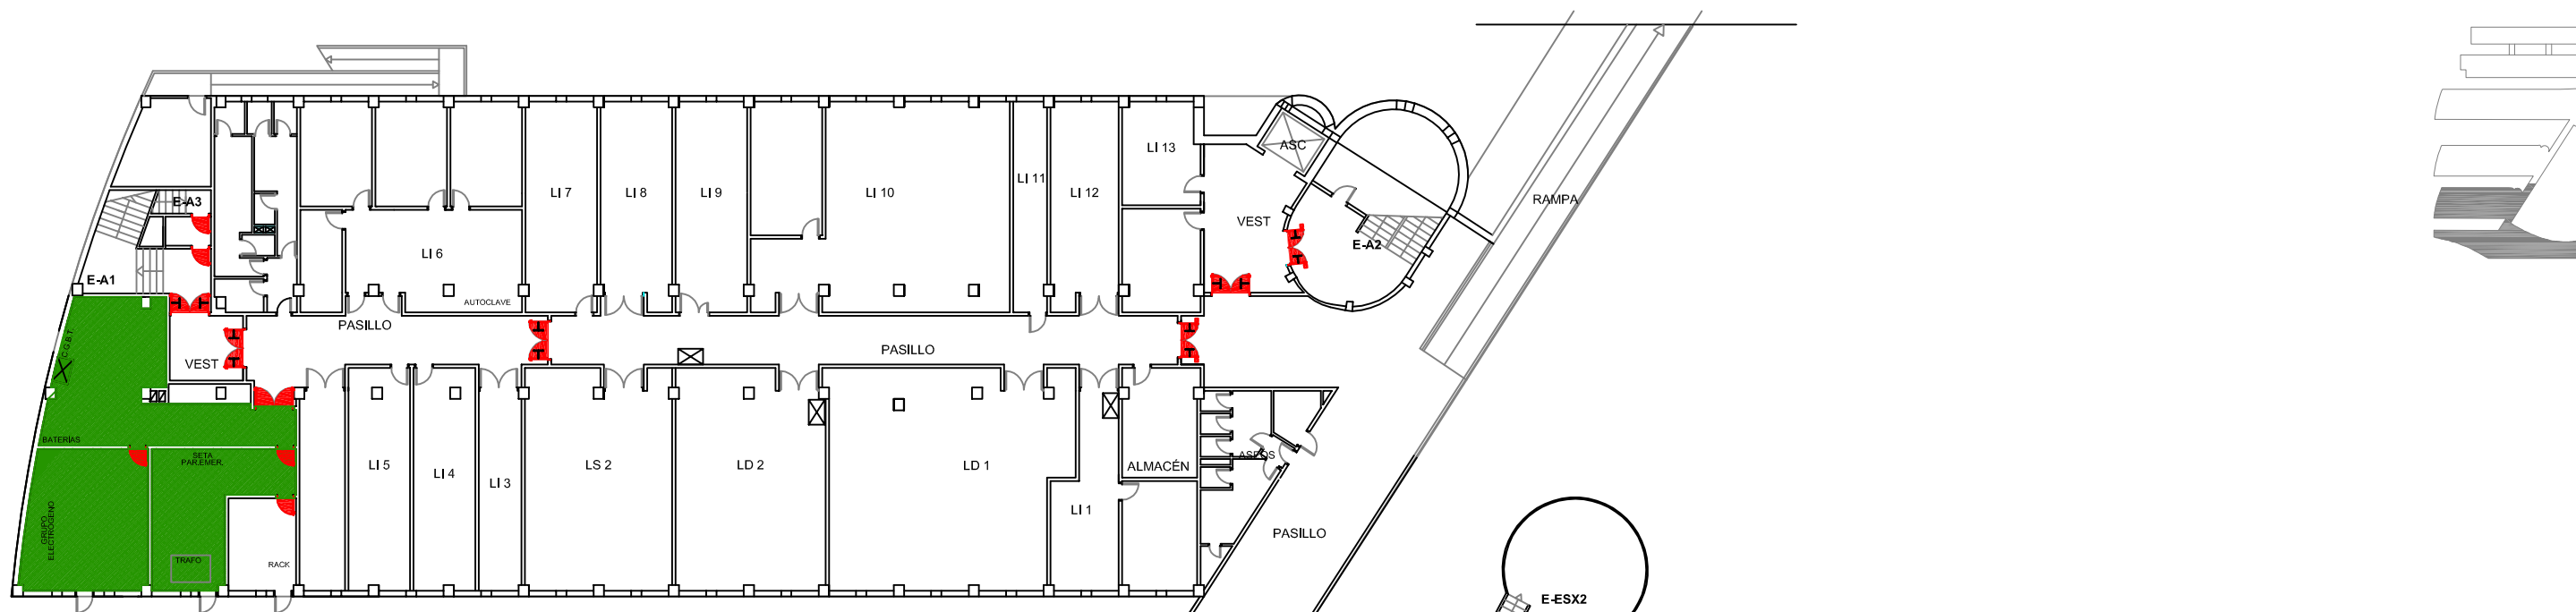

BLOQUE A
PLANTA BAJA ESC. 1/300

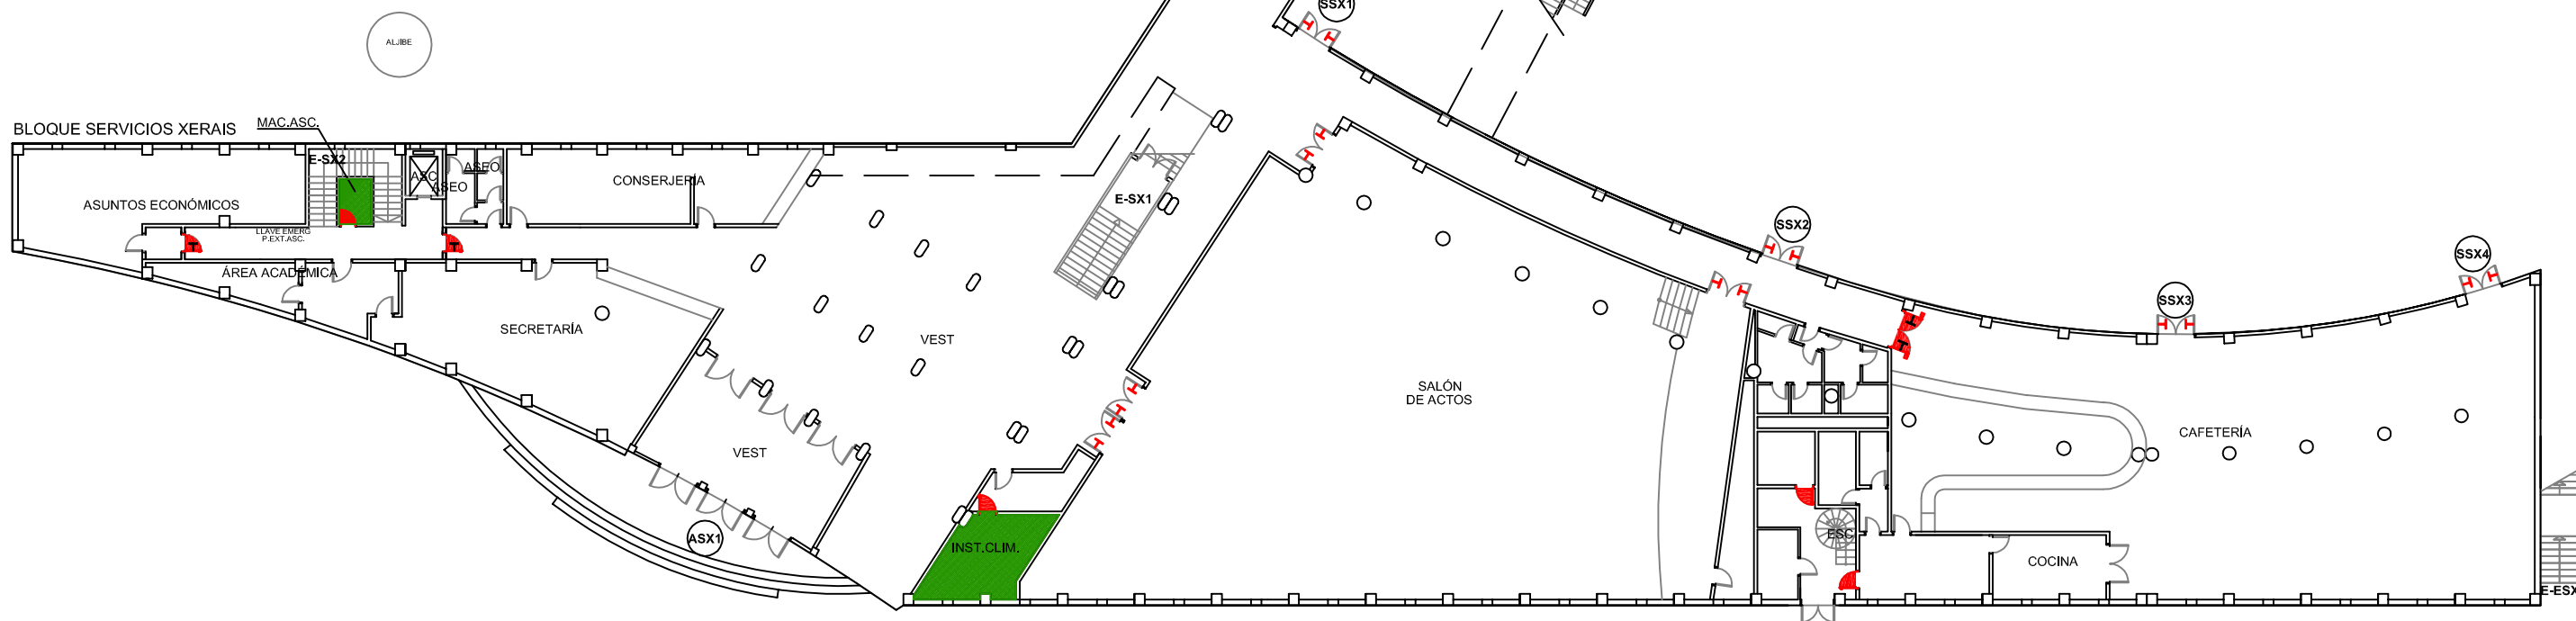

BLOQUE SERVICIOS XERAIS

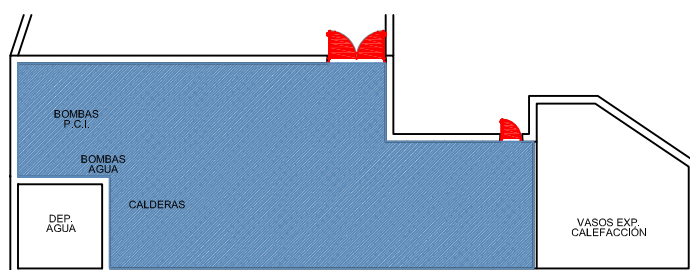

BLOQUE A
PLANTA SÓTANO ESC. 1/250

LEYENDA	
SIMBOLOGÍA	DENOMINACIÓN
(A)	ACCESOS
(S)	SALIDAS
E	NOMENCLATURA ESCALERAS
⊠	CUADRO ELÉCTRICO
H	PUERTA RF CON ANTIPÁTICO
H	PUERTA RF
H	PUERTA CON ANTIPÁTICO
H	RETENEDORES EN PUERTA

LEYENDA	
■ (Azul)	Riesgo alto
■ (Verde)	Riesgo bajo

Edificios de Ciencias Experimentales: Facultades de Biología, Química y C.C. del Mar BLOQUES A Y SX		 UNIVERSIDADE DE VIGO	
Documento: PLAN DE AUTOPROTECCIÓN		Planta: BAJA A BAJA SX Autor:	
CAPITULO 3 INSTALACIONES DE RIESGO		Fecha: NOV.-2010 Delineación: Natalia Montero Arribas	
Escala: 1/300	Revisión: 0	Nº de plano: 2	